
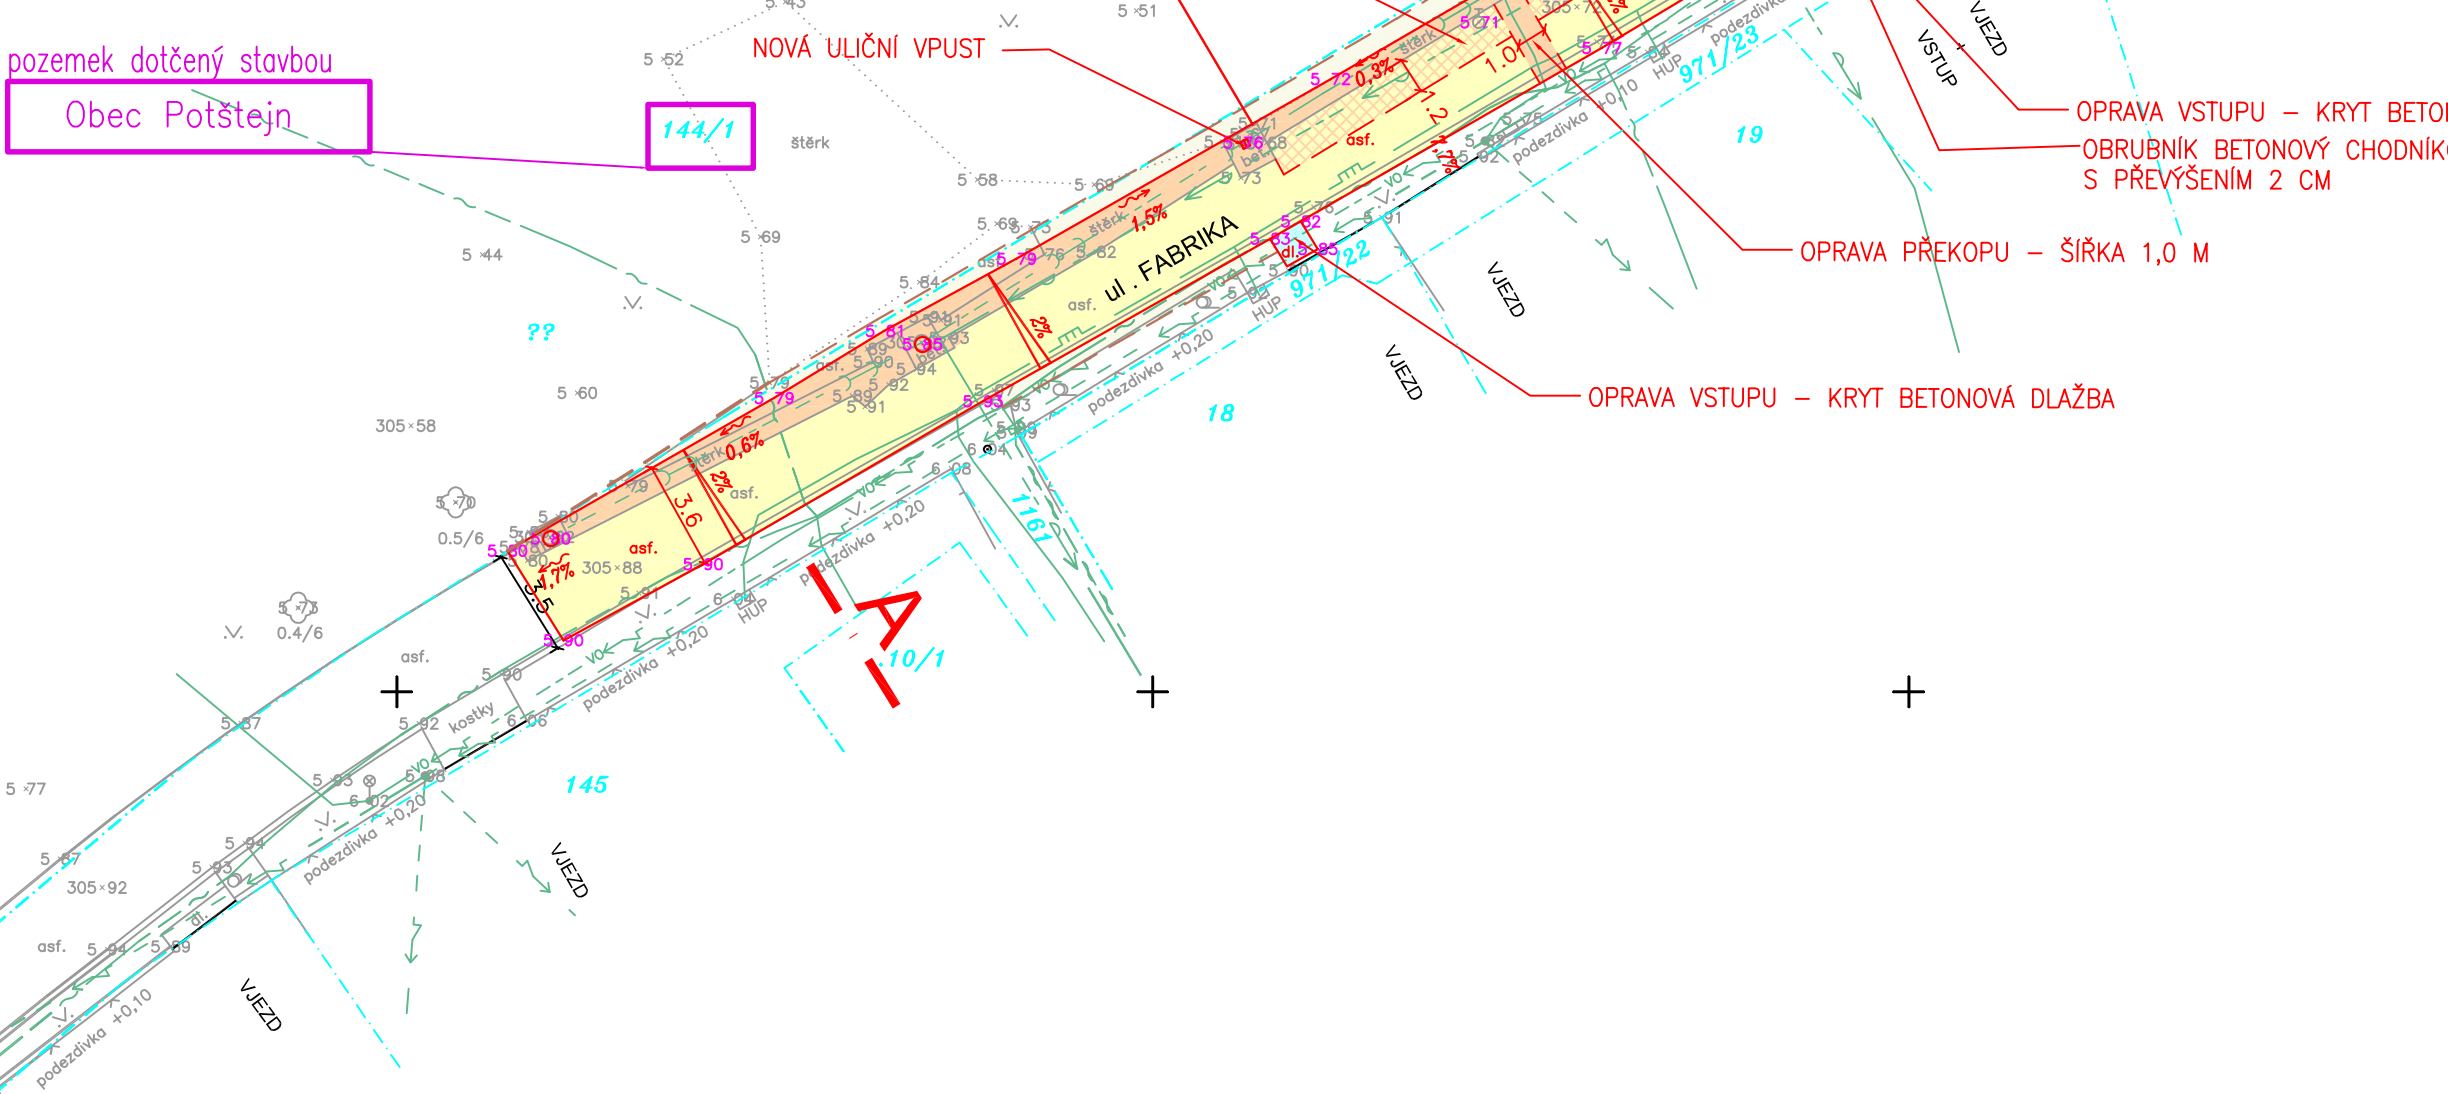


**LEGENDA:
STÁVAJÍCÍ INŽ. SÍŤ**

| | |
|--|------------------------|
| | KANALIZACE |
| | VODOVOD—ověřený |
| | VODOVOD—neověřený |
| | PLYNOVOD STL |
| | SDĚLOVACÍ VEDENÍ—PODZ. |
| | VEDENÍ VO — PODZEMNÍ |
| | ELEKTRO NN NADZEMNÍ |
| | ELEKTRO NN PODZEMNÍ |

LEGENDA:

| | |
|--|--|
| | POZEMKOVÁ HRANICE DLE MAPY KN — VLASTNICKÁ |
| | HRANY ÚPRAV |
| | OPRAVA STÁVAJÍCÍ KOMUNIKACE VOZIDLOVÉ — OPRAVA ŽIVIČNÉHO KRYTU V TL. 40 MM |
| | OPRAVA STÁVAJÍCÍ KOMUNIKACE VOZIDLOVÉ — OPRAVA ŽIVIČNÝCH VRSTEV V TL. 40 + cca 50 MM |
| | OPRAVA STÁVAJÍCÍ KOMUNIKACE VOZIDLOVÉ — OPRAVA ČÁSTI KONSTRUKCE VOZOVKY |
| | OPRAVA STÁVAJÍCÍ KOMUNIKACE VOZIDLOVÉ — CELÁ KONSTRUKCE VOZOVKY |
| | OPRAVA STÁVAJÍCÍ KOMUNIKACE VOZIDLOVÉ — PŘEDLAŽENÍ KAMENNÉ DLAŽBY 100/100 |
| | OPRAVA VJEZDU — KRYT BETONOVÁ DLAŽBA |
| | OPRAVA STÁVAJÍCÍHO CHODNIKU A VSTUPU — KRYT BETONOVÁ DLAŽBA — CELÁ KONSTRUKCE |
| | OPRAVA STÁVAJÍCÍHO CHODNIKU — KRYT BETONOVÁ DLAŽBA — PŘEDLAŽENÍ |
| | KRAJNICE A ODRAZNÝ PRUH — ŠD 0–32 V TL. 250 MM |
| | VAROVNÝ PÁS PRO OSOBY SE ZRAKOVÝM POSTIŽENÍM |
| | SMĚR ODTOKU VODY |
| | SKLONOVNÍK |
| | ULIČNÍ VPUST |
| | VÝŠKOVÉ KÓTY — REALIZOVANÉ |
| | VÝŠKOVÉ KÓTY — PŮVODNÍ |
| | SWISLE DOPRAVNÍ ZNAČENÍ — STÁVAJÍCÍ |

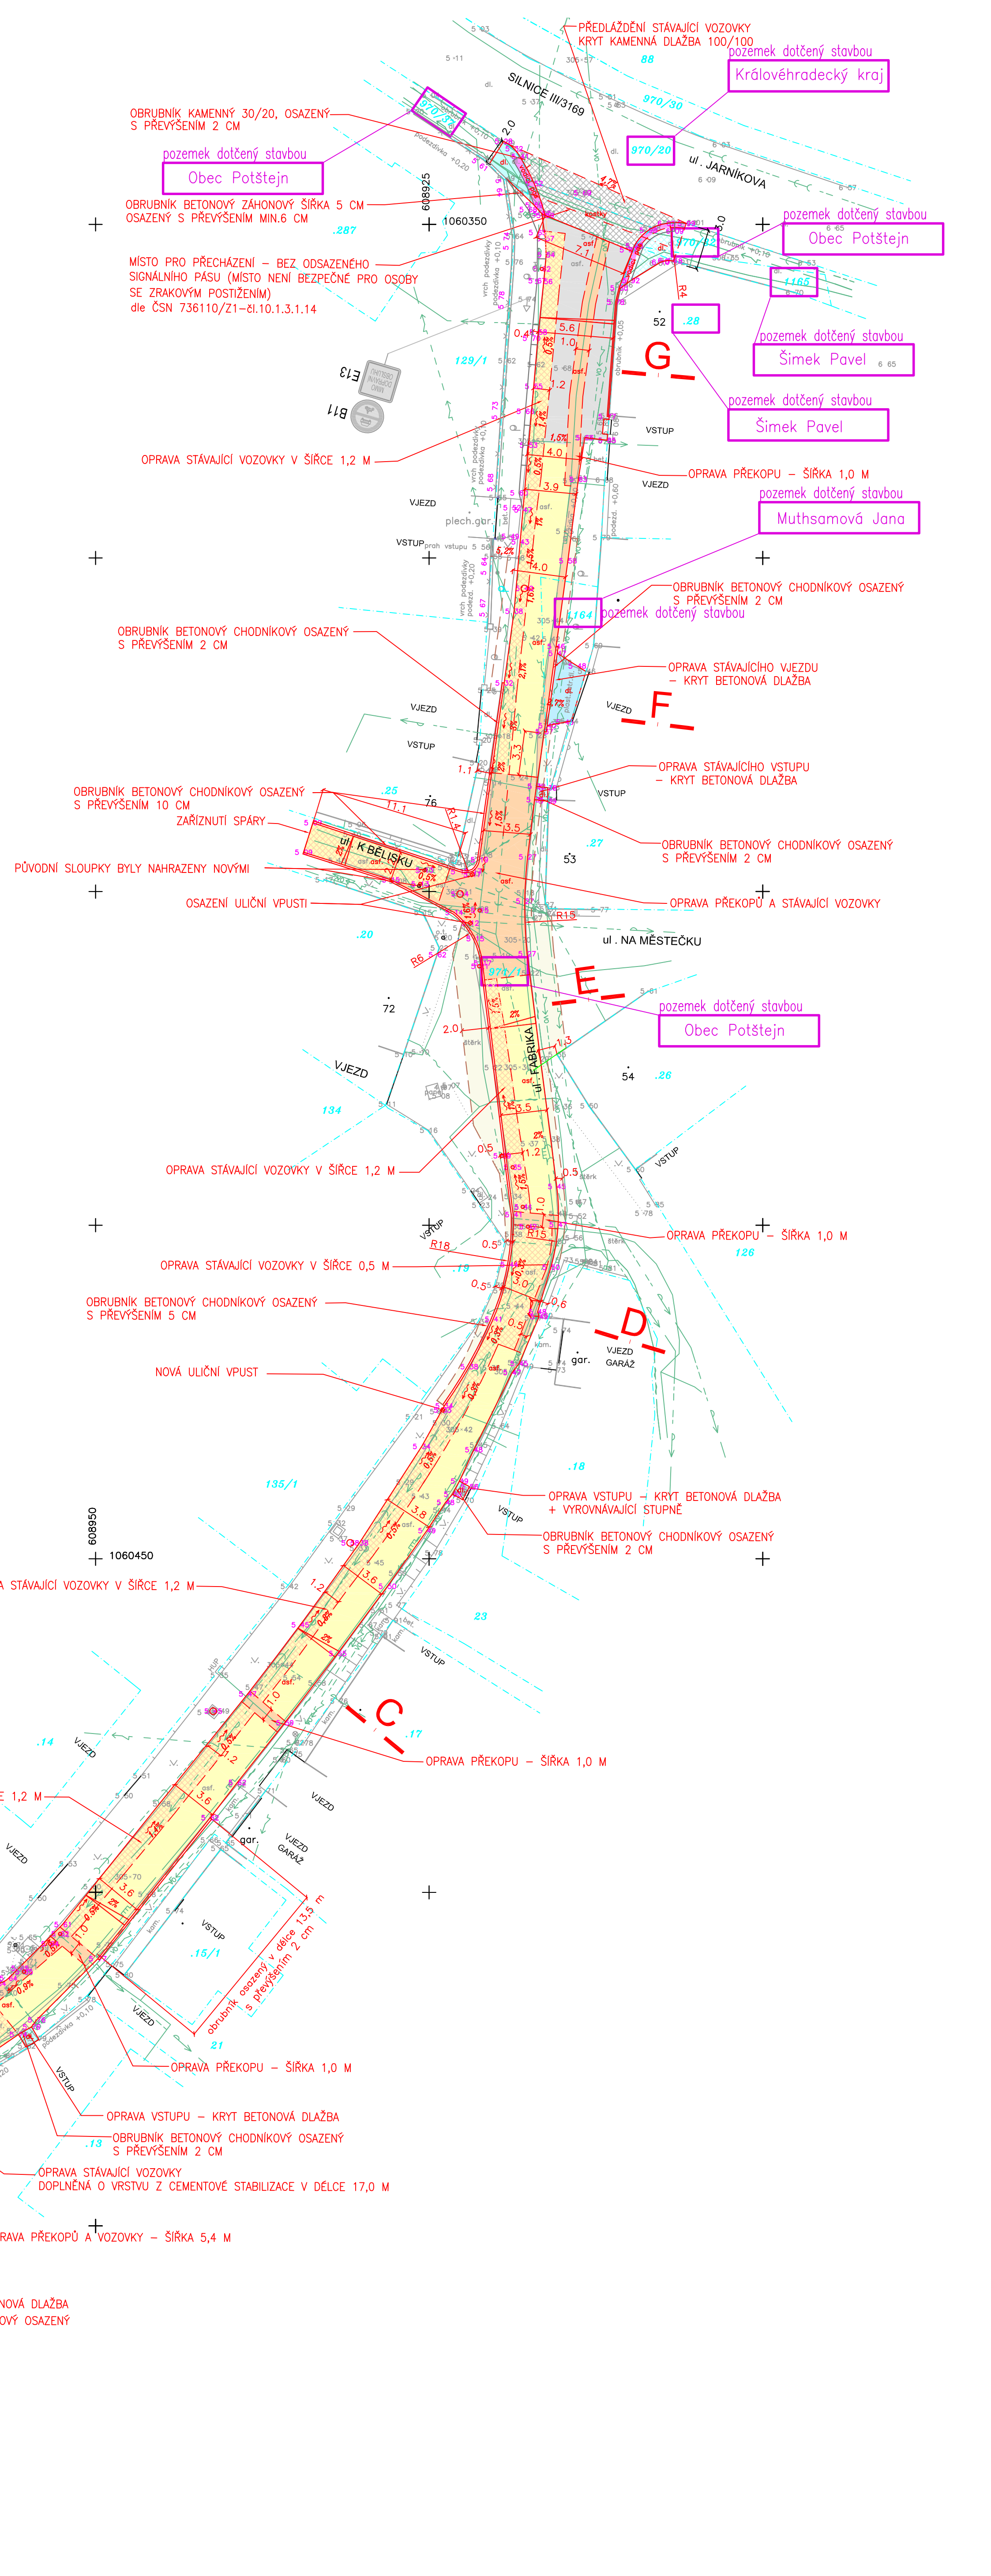

| | | | |
|-------------------|------------------|--------------|---------------|
| HLAVNÍ PROJEKTANT | ZODP. PROJEKTANT | VYPRACOVAL | |
| | ING. R. MICHLEK | B. BUREŠOVÁ | |
| KRAJ: | Královéhradecký | INVESTOR: | Obec Potštejn |
| AKCE: | Obec Potštejn | ČÍS. ZAK. | 27/20 |
| OBSAH: | Situace | SOUBOR | DSPS |
| | | DRUH PD | 04/2023 |
| | | FORMÁT | 9x44 |
| | | MĚŘÍTKO | 1:250 |
| | | ČÍS. PŘÍLOHY | 2. |